



3º e 2º PAVIMENTO
 PLANTA BAIXA - INC.

ESCALA 1:125

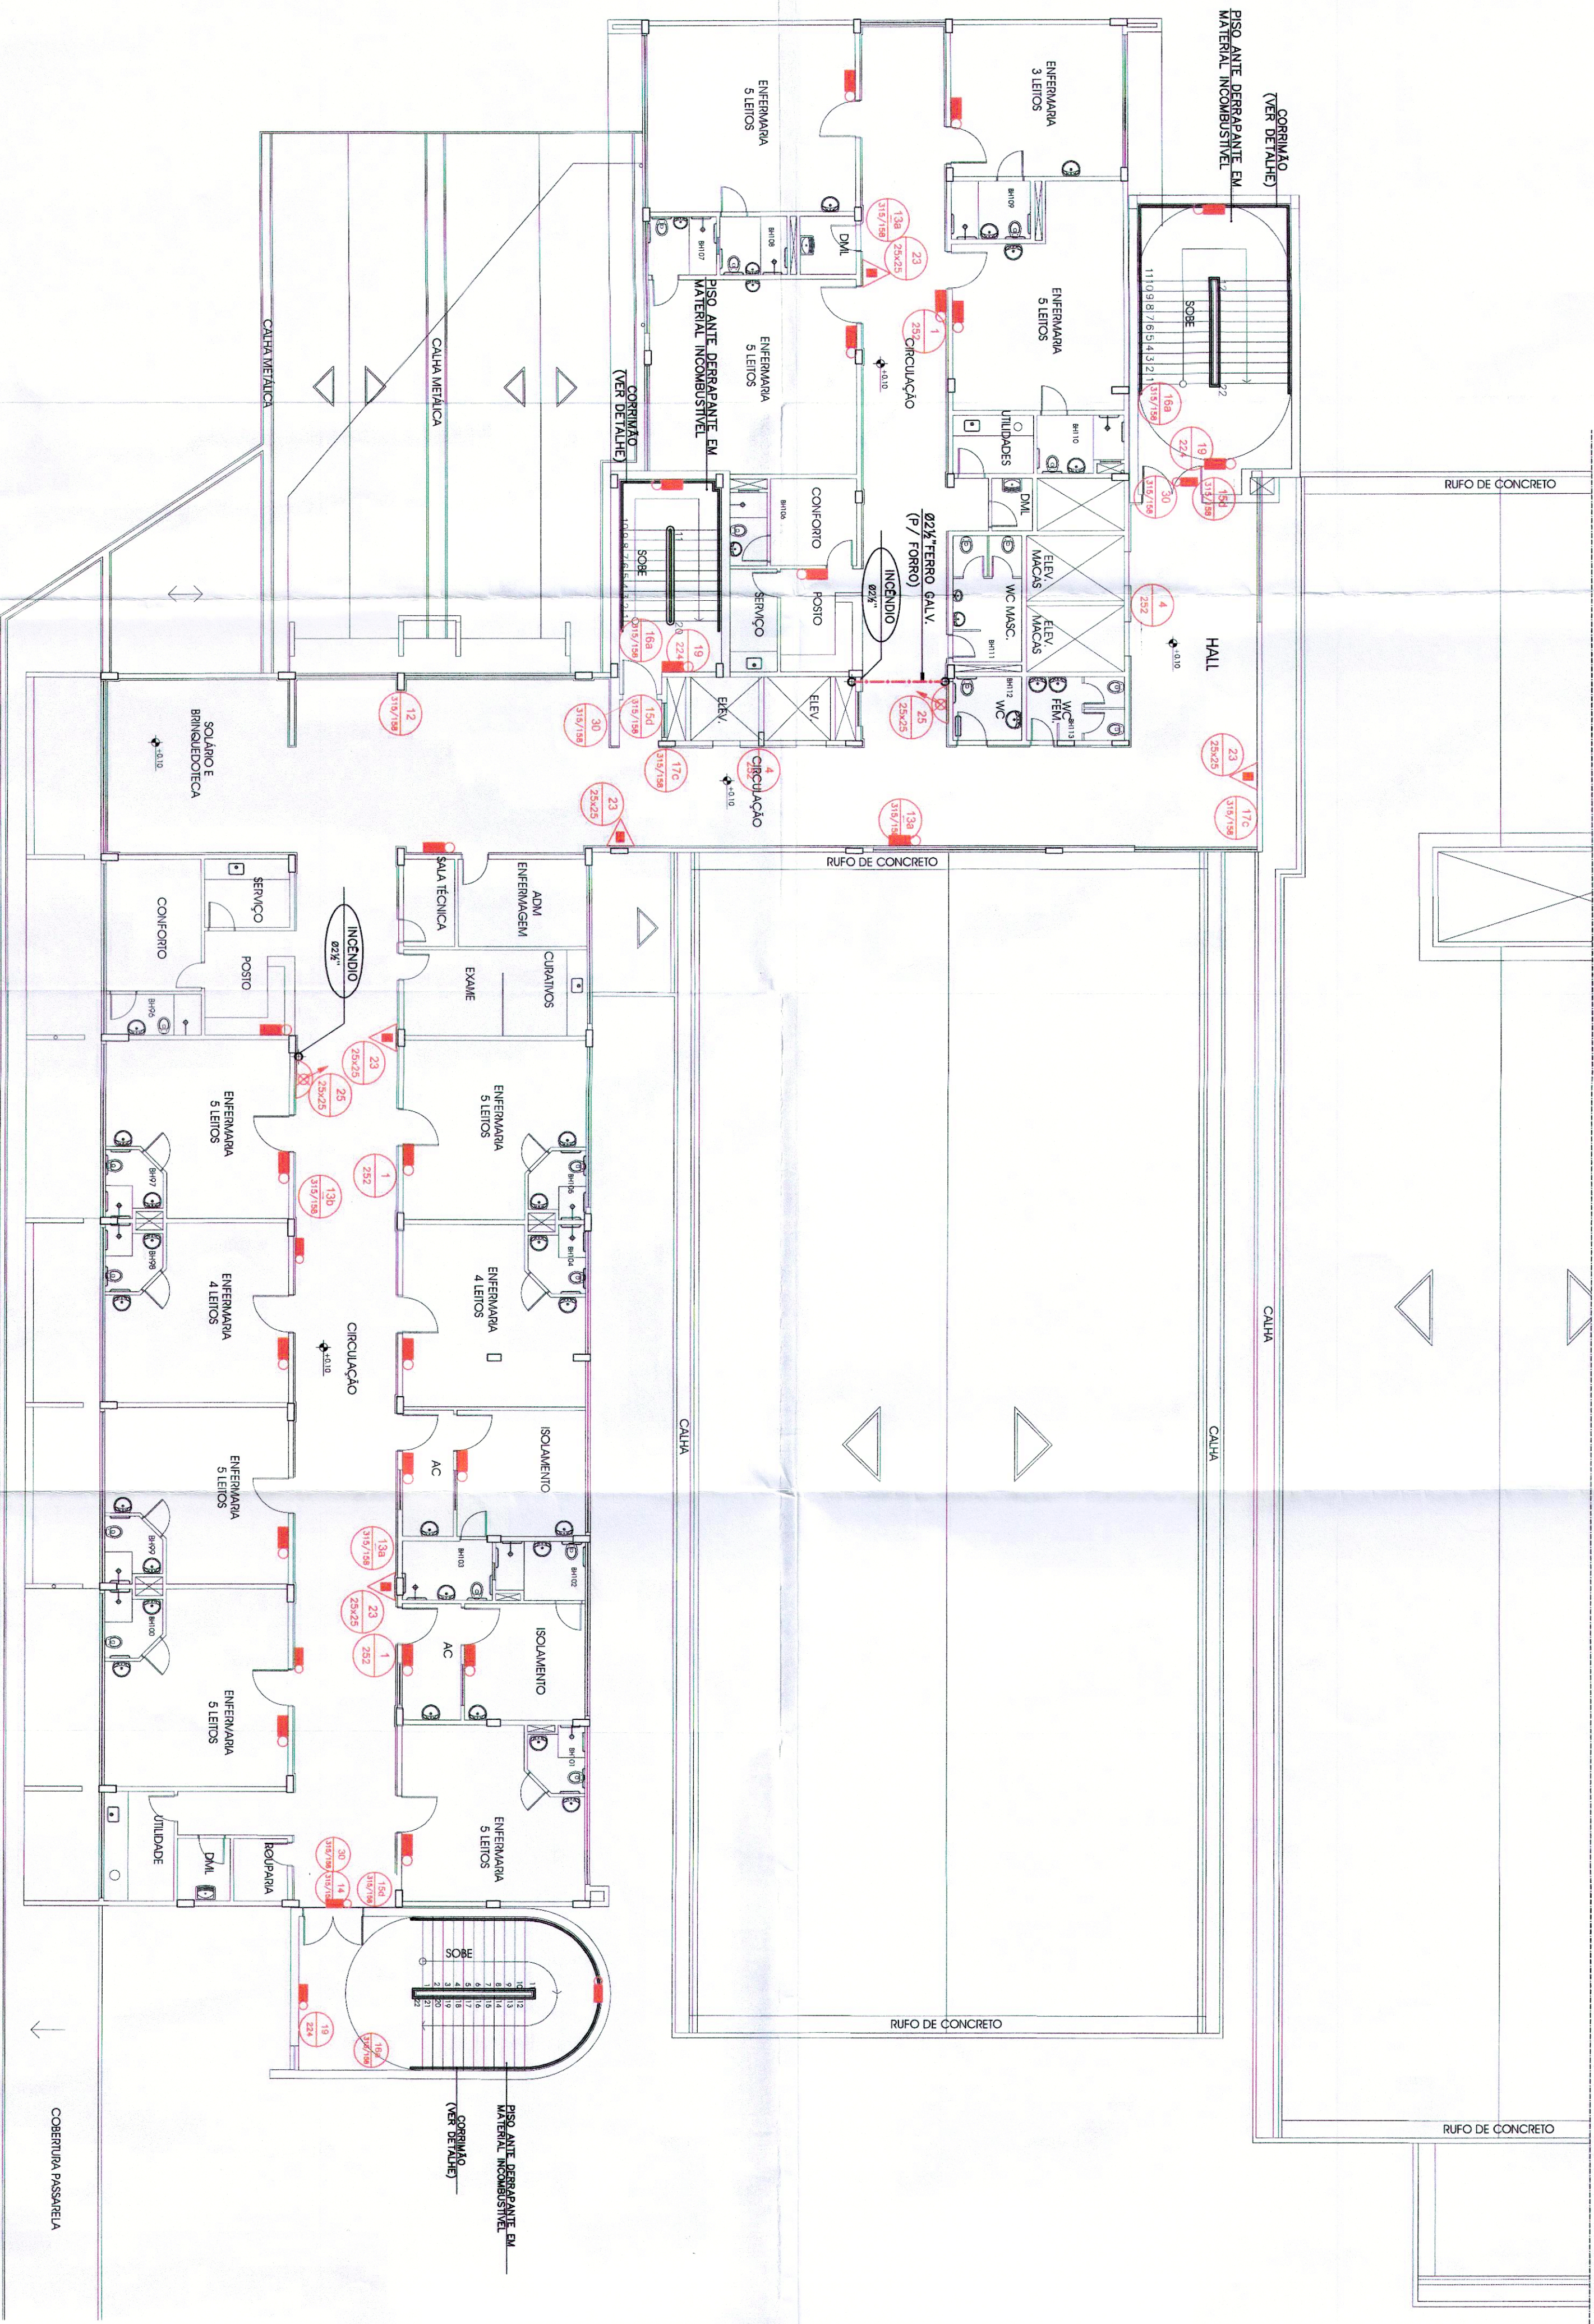

		CLIENTE: PREFERENÇA MUNICIPAL DE PASSARELA SECRETARIA MUNICIPAL DE SAÚDE HOSPITAL MUNICIPAL DE PASSARELA		VERSÃO: 02 DE	
PROJETO DE PREVENÇÃO E CONTROLE A INCHIDO E CONTROLE DE PANICO		INÍCIO: NOVEMBRO 2011		CON. ARQUIVO: 284	
PLANTA BAIXA - 2º e 3º PAVIMENTO		INÍCIO: NOVEMBRO 2011		CON. ARQUIVO: 284	
arquiteto & engenharia tica		DISTRIBUICAO: ALDO DINIZ ANTONIO F. PEREIRA		INÍCIO: 2011	
JOSE DESUJI PAULO LIMA JOSE FERRE		INÍCIO: 2011		CON. ARQUIVO: 284	

Alex Domingos Ojeda
 Sec. Mun. de Saúde
 Dec. 09/11

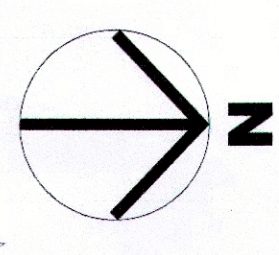

COMISSÃO DE LICITACAO Nº 001/2011
 CENTRO DE LICITACAO Nº 001/2011
 Nº 001/2011
 Nº 001/2011
 Nº 001/2011