




CORTE B-B'
ESC: 1/50

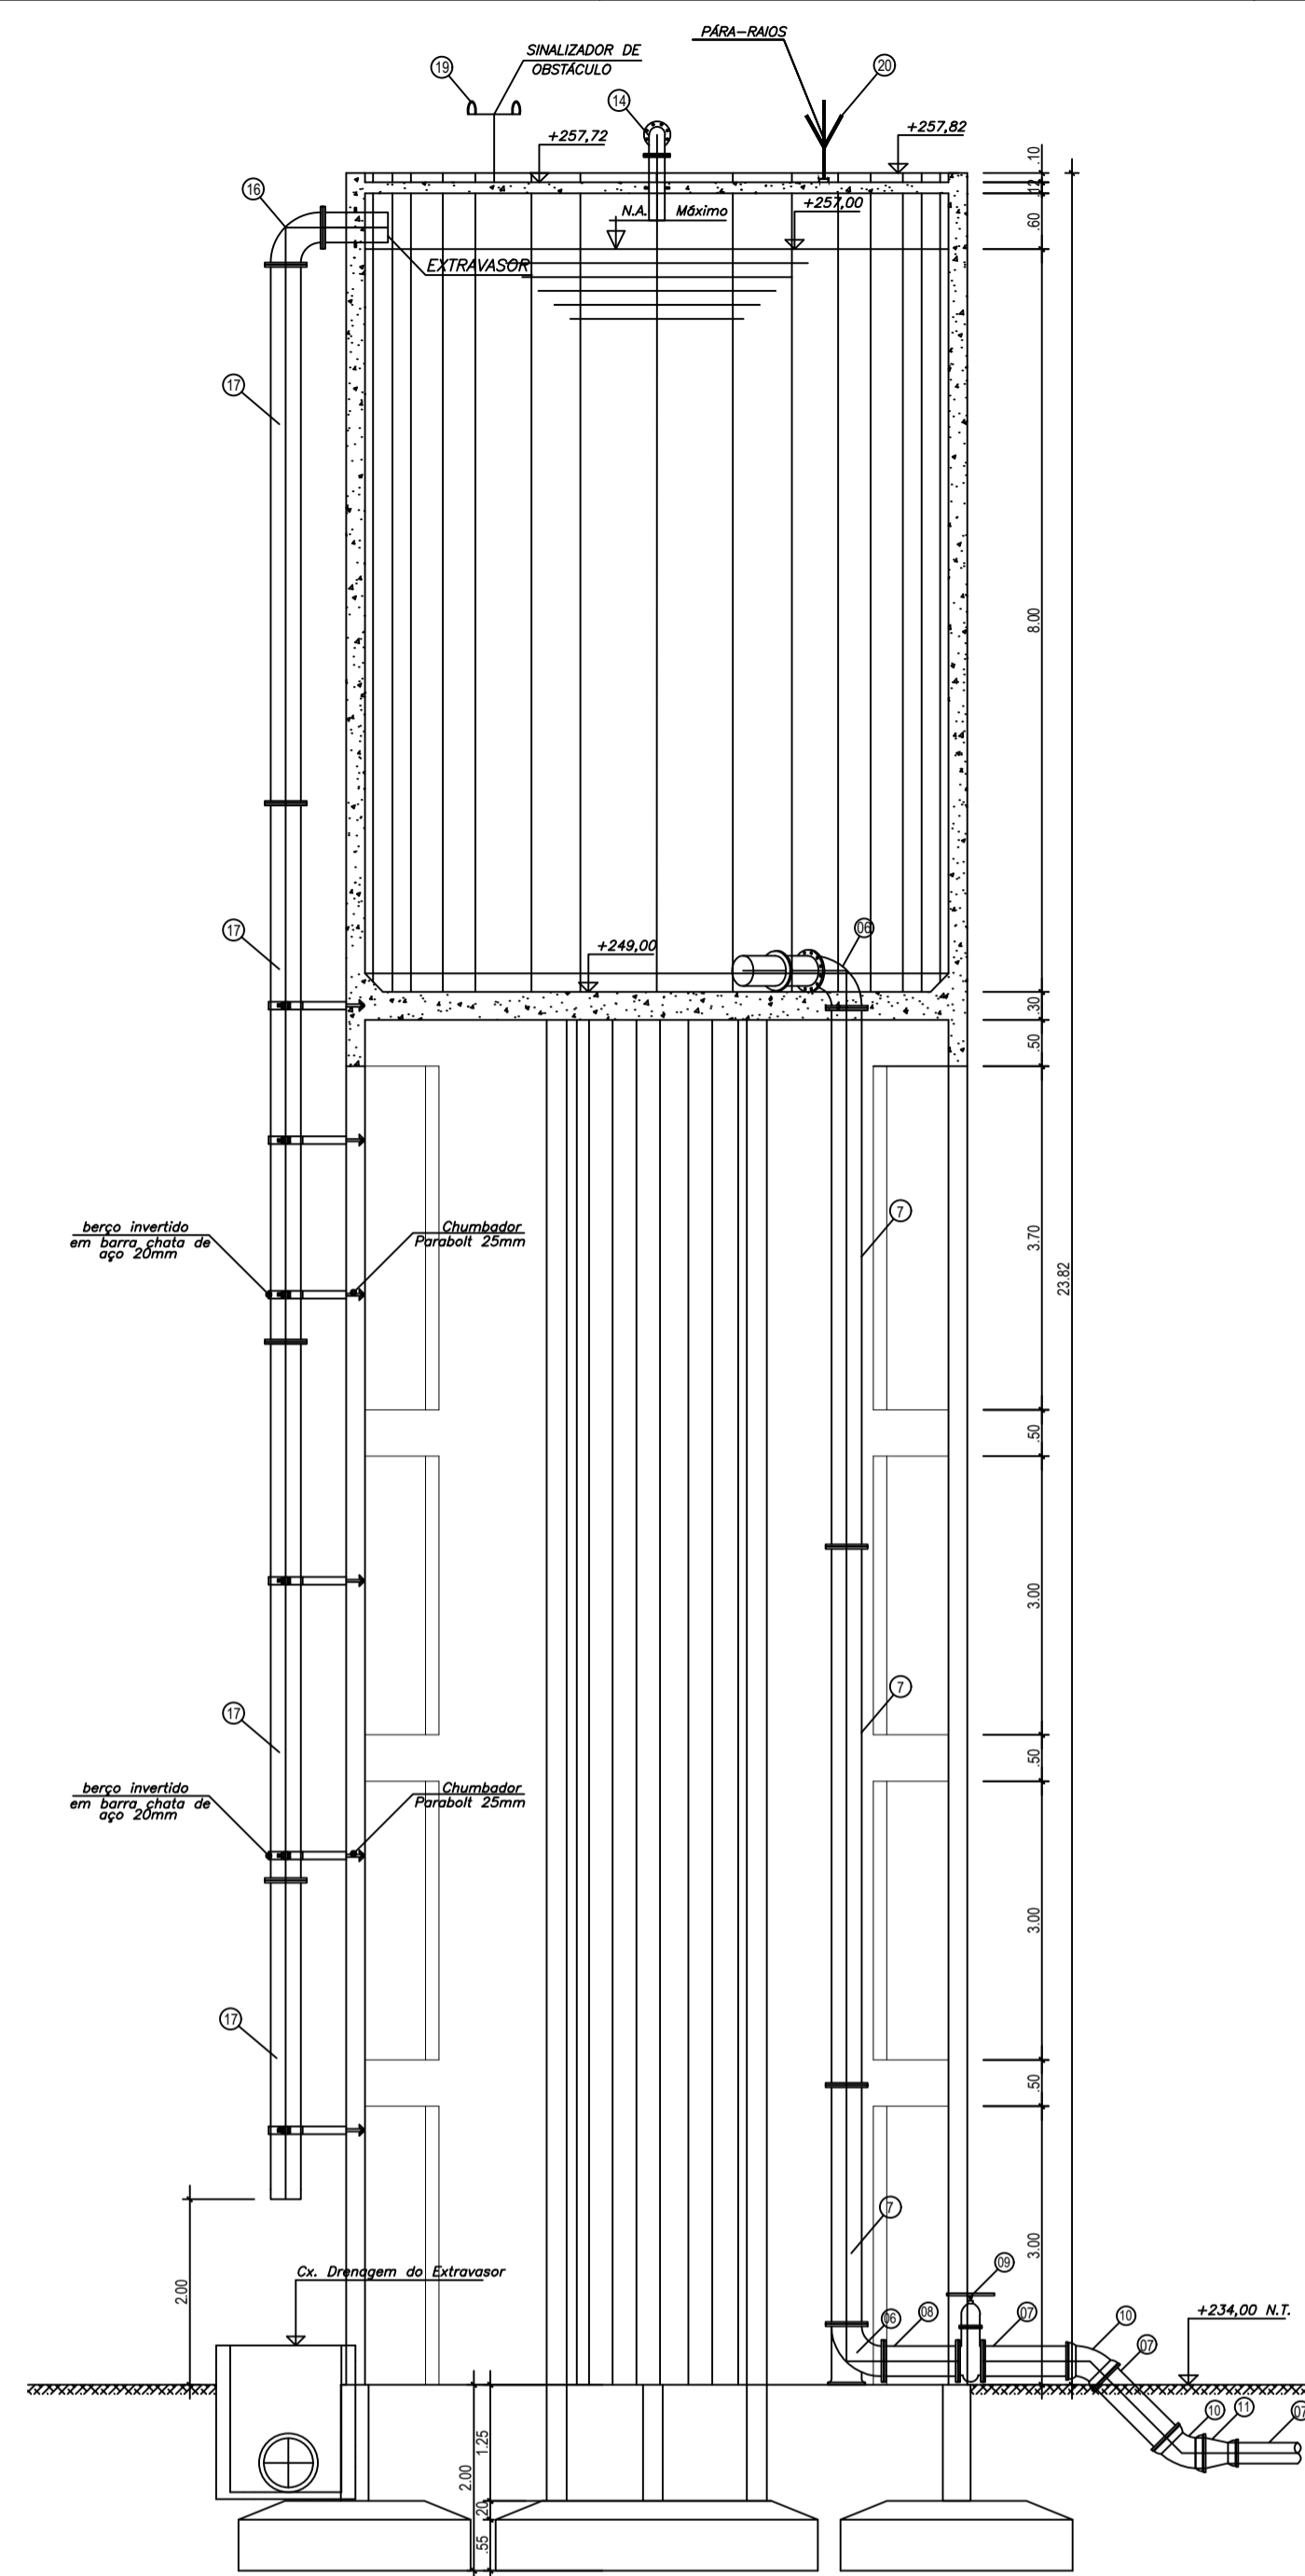

CORTE A-A'
ESC: 1/50

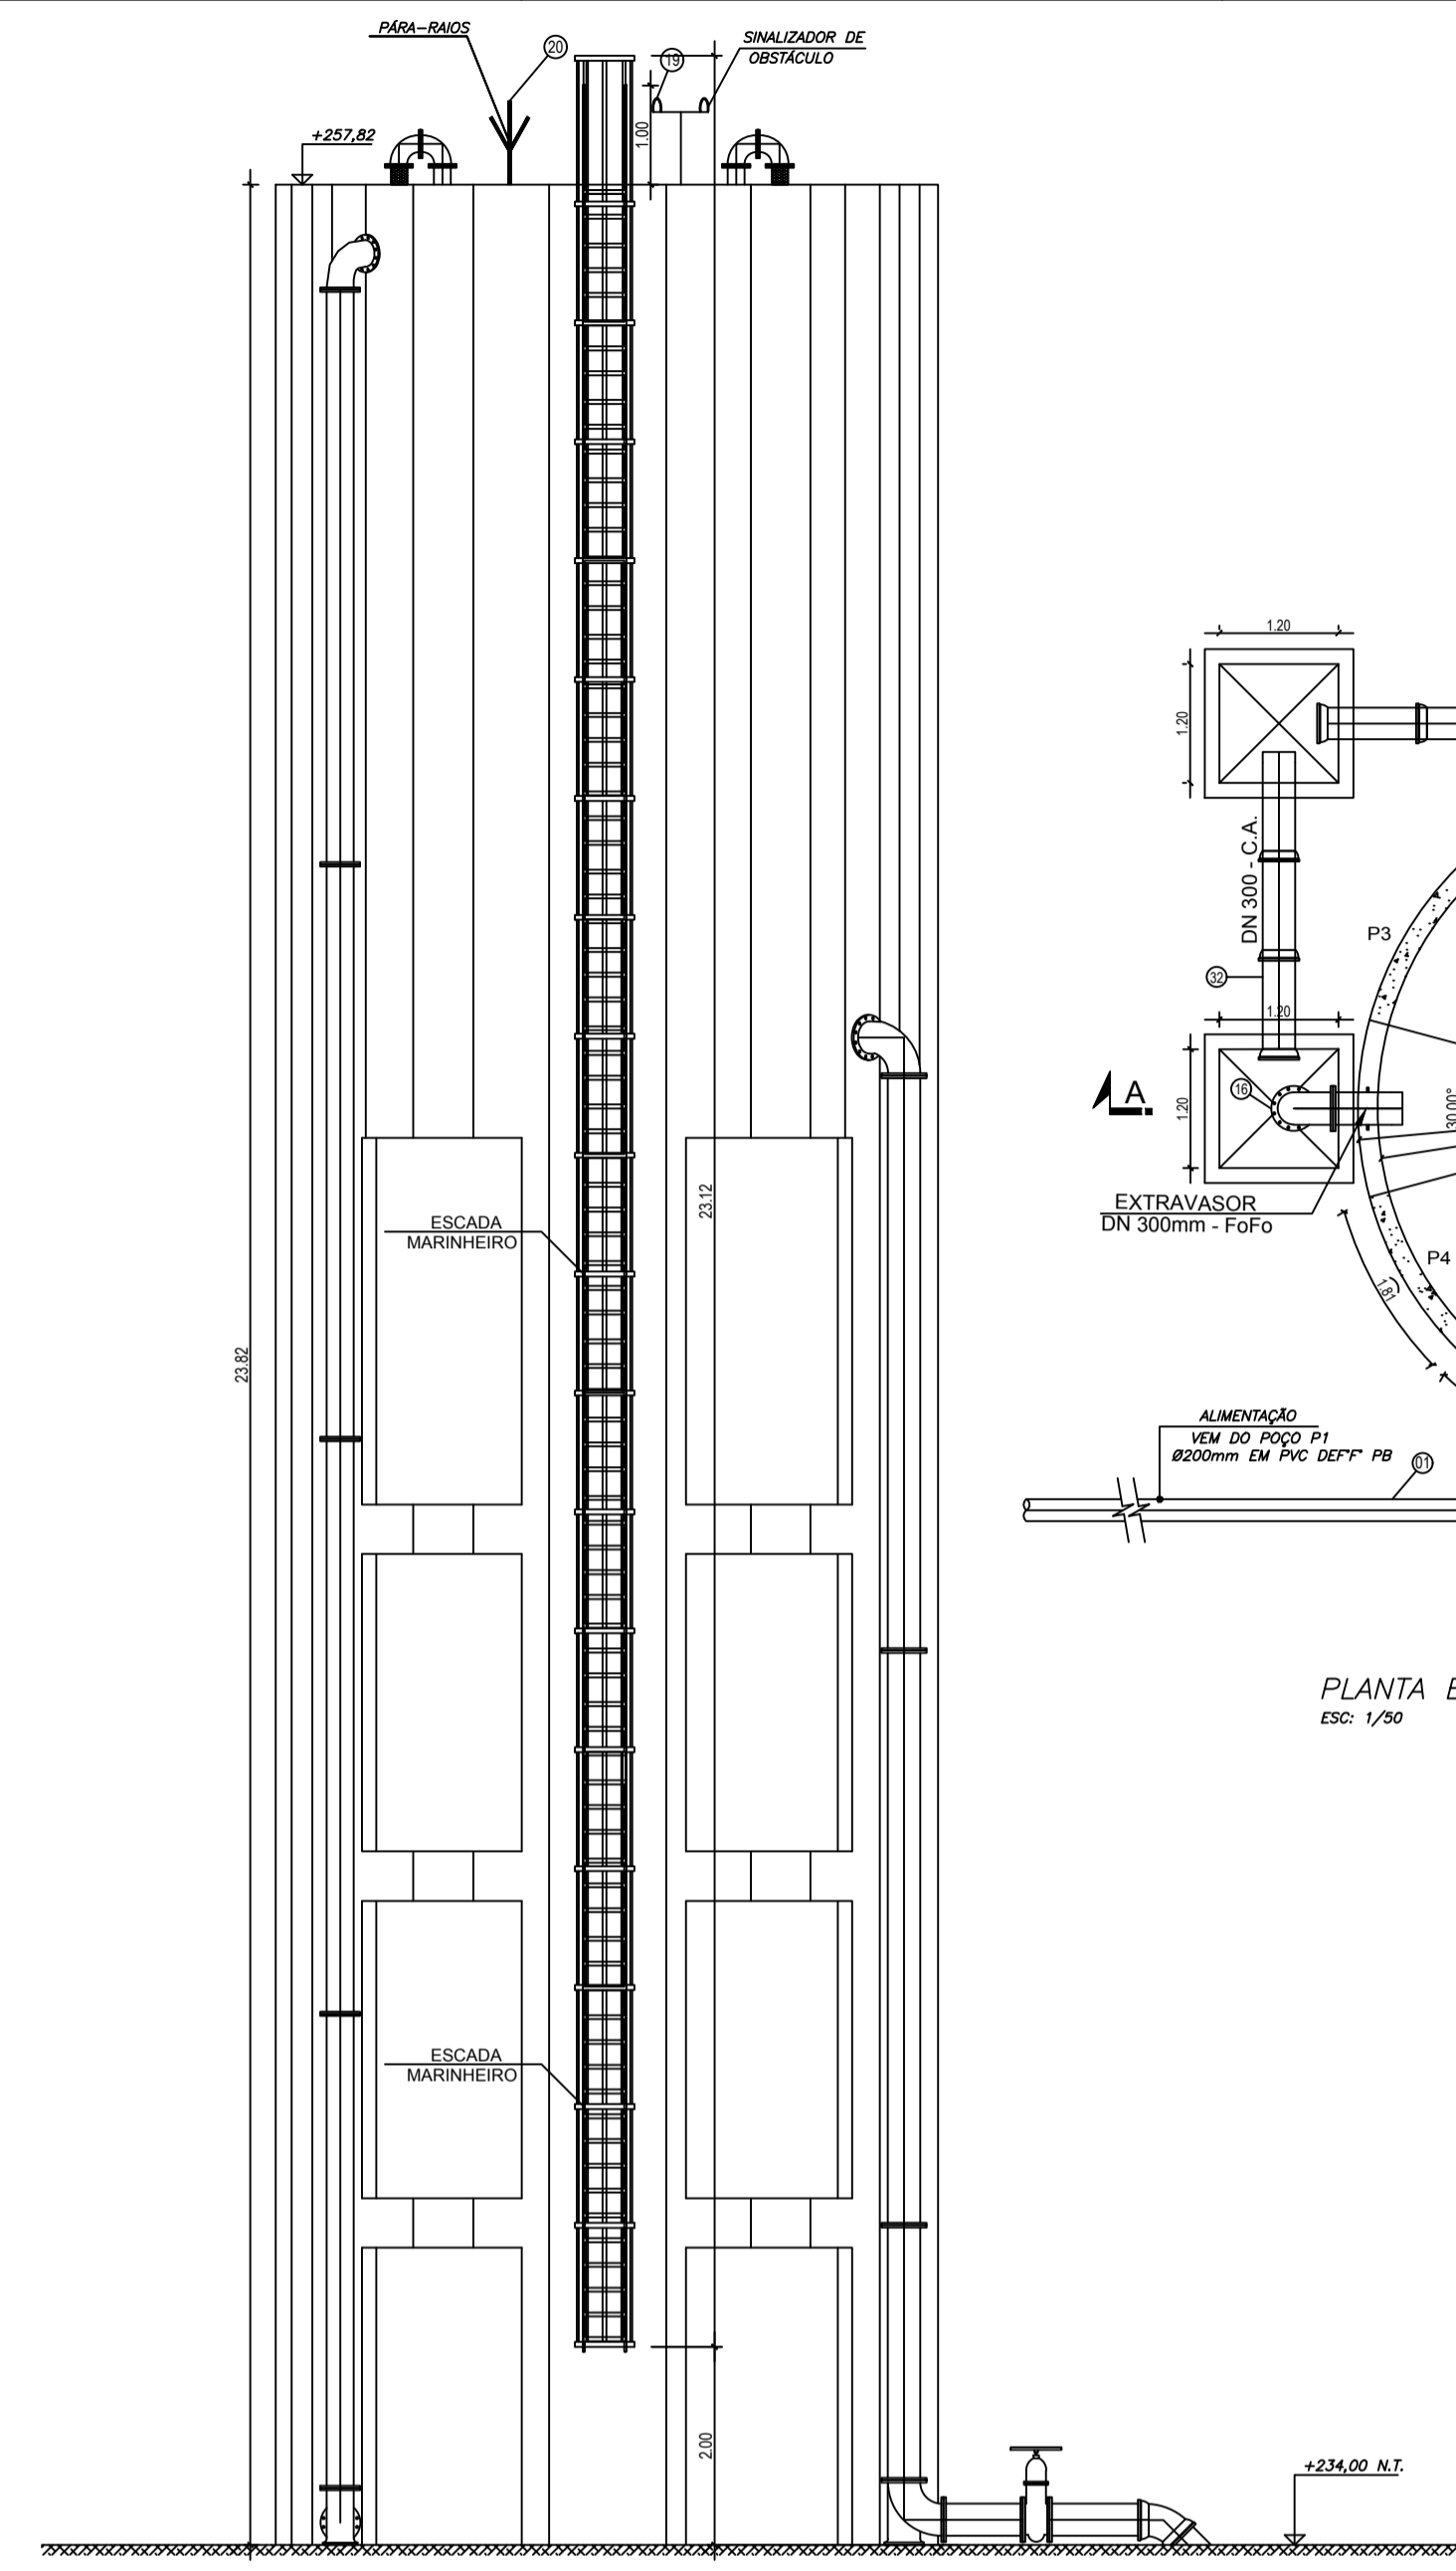


VISTA FRONTAL - ELEVACÃO 1
ESC: 1/50

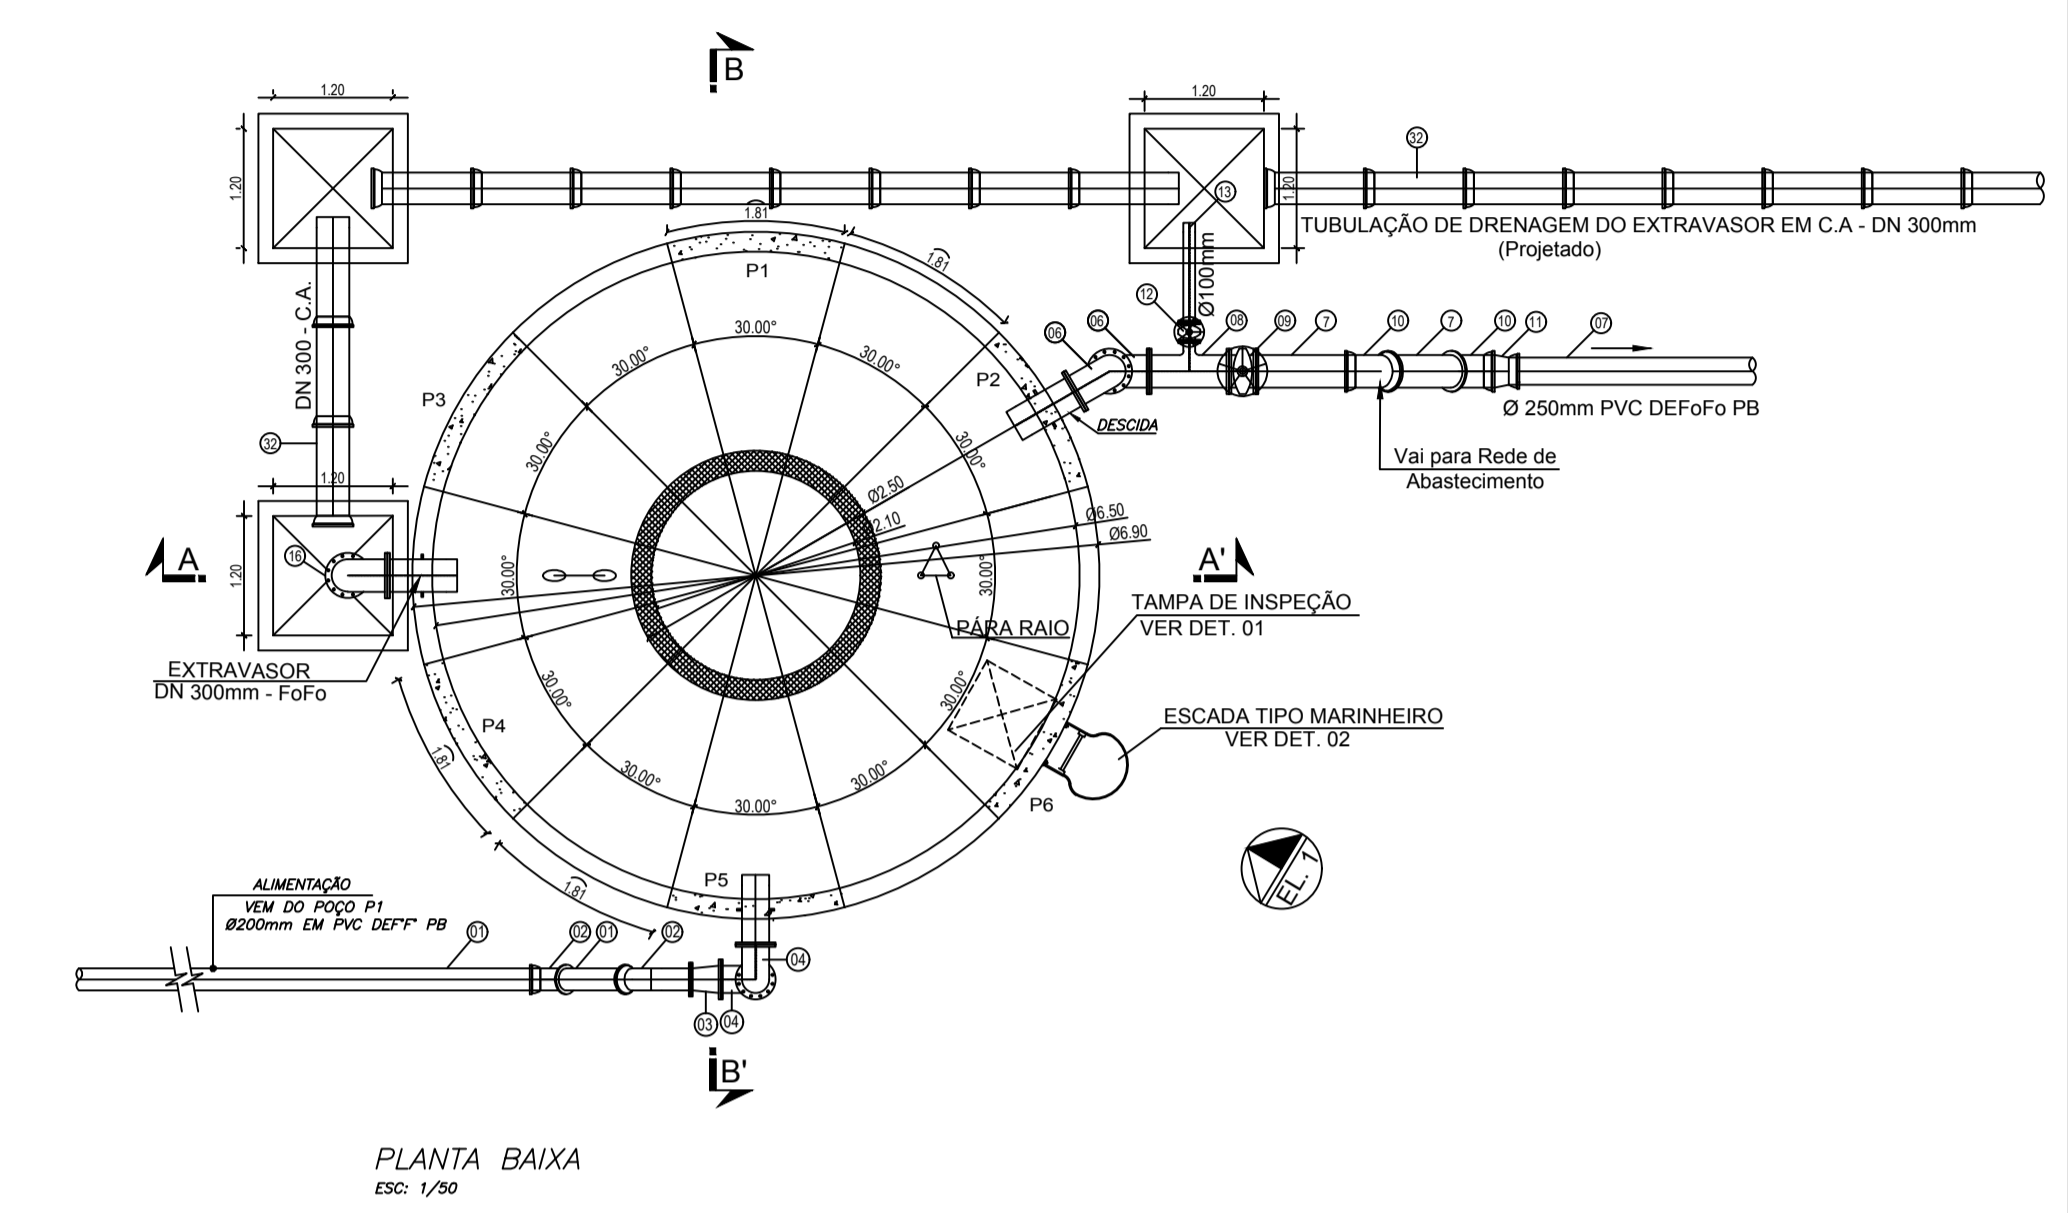




PLANTA BAIXA
ESC: 1/50

LISTA DE MATERIAL				
RESERVATÓRIO ELEVADO - 300 m³				
ITEM	CHEGADA	DISCRIMINAÇÃO	DIÂM.	QUANT. UNID.
01		TUBO PVC DEF** C/PB JEI PARA REDE DE ÁGUA	200	7,10 M
02		CURVA PVC BB, JE 45° C/ BOLSAS	200	02 PÇ
03		REDUÇÃO ECÊNTRICA DE PVC PB JE C/ FLANGES	250x200	01 PÇ
04		CURVA PVC, BB, JE 90° C/ FLANGES E PE	250	02 PÇ
05		TUBO PVC DEF** C/PB JEI PARA REDE DE ÁGUA	250	10,60 M
DISTRIBUIÇÃO				
6		CURVA PVC LEVE, 90°, COM PONTA E BOLSA	300	02 PÇ
7		TUBO PVC DEF** C/PB JEI PARA REDE DE ÁGUA	300	16,45 M
8		TE DE 90° DE PVC BBB JE	300	01 PÇ
9		REGISTRO DE GAVETA COM JUNTA FLANGEADA	300	01 PÇ
10		CURVA PVC BB, JE 45° C/ BOLSAS	300	02 PÇ
11		REDUÇÃO ECÊNTRICA DE PVC PB JE C/ FLANGES	200x150	01 PÇ
LIMPEZA / VENTILAÇÃO				
12		REGISTRO DE GAVETA COM JUNTA FLANGEADA	100	01 PÇ
13		TUBO PVC DEF** C/PB JEI PARA REDE DE ÁGUA	100	01 M
14		CURVA PVC LEVE 90° C/ PONTA E BOLSA	150	04 PÇ
15		CRIVO PROTETOR DE F** C/ FLANGES	100	02 PÇ
EXTRAVASOR				
16		CURVA PVC LEVE, 90°, COM PONTA E BOLSA	300	01 PÇ
17		TUBO PVC DEF** C/PB JEI PARA REDE DE ÁGUA	300	25,70 M
18		TUBO DE CA C/ PONTA E BOLSA, L= 1,00m	300	20 M
PROTEÇÃO				
19		SINALIZADOR DE OBSTÁCULO-VERMELHO P/ LAMPADA DE 60W	-	01 PÇ
20		PARA-RAIO TIPO FRANKLIN DE 3 PONTAS NIQUELADO C/ ROSCA 3/4" INCLUINDO SUPORTE ISOLADO P/ CABO DE DESODA DE PARA-RAIO E HASTE DE TERA	-	01 PÇ

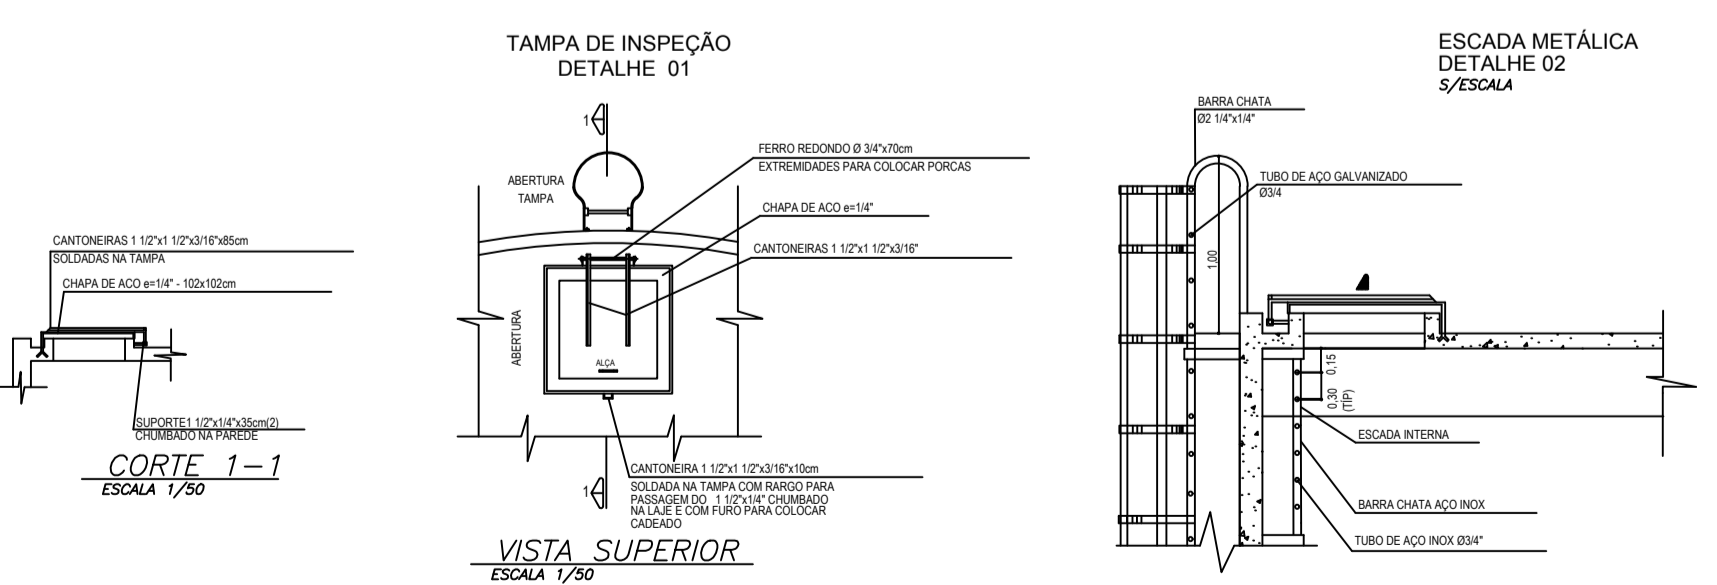

CORTE 1-1
ESCALA 1/50

VISTA SUPERIOR
ESCALA 1/50

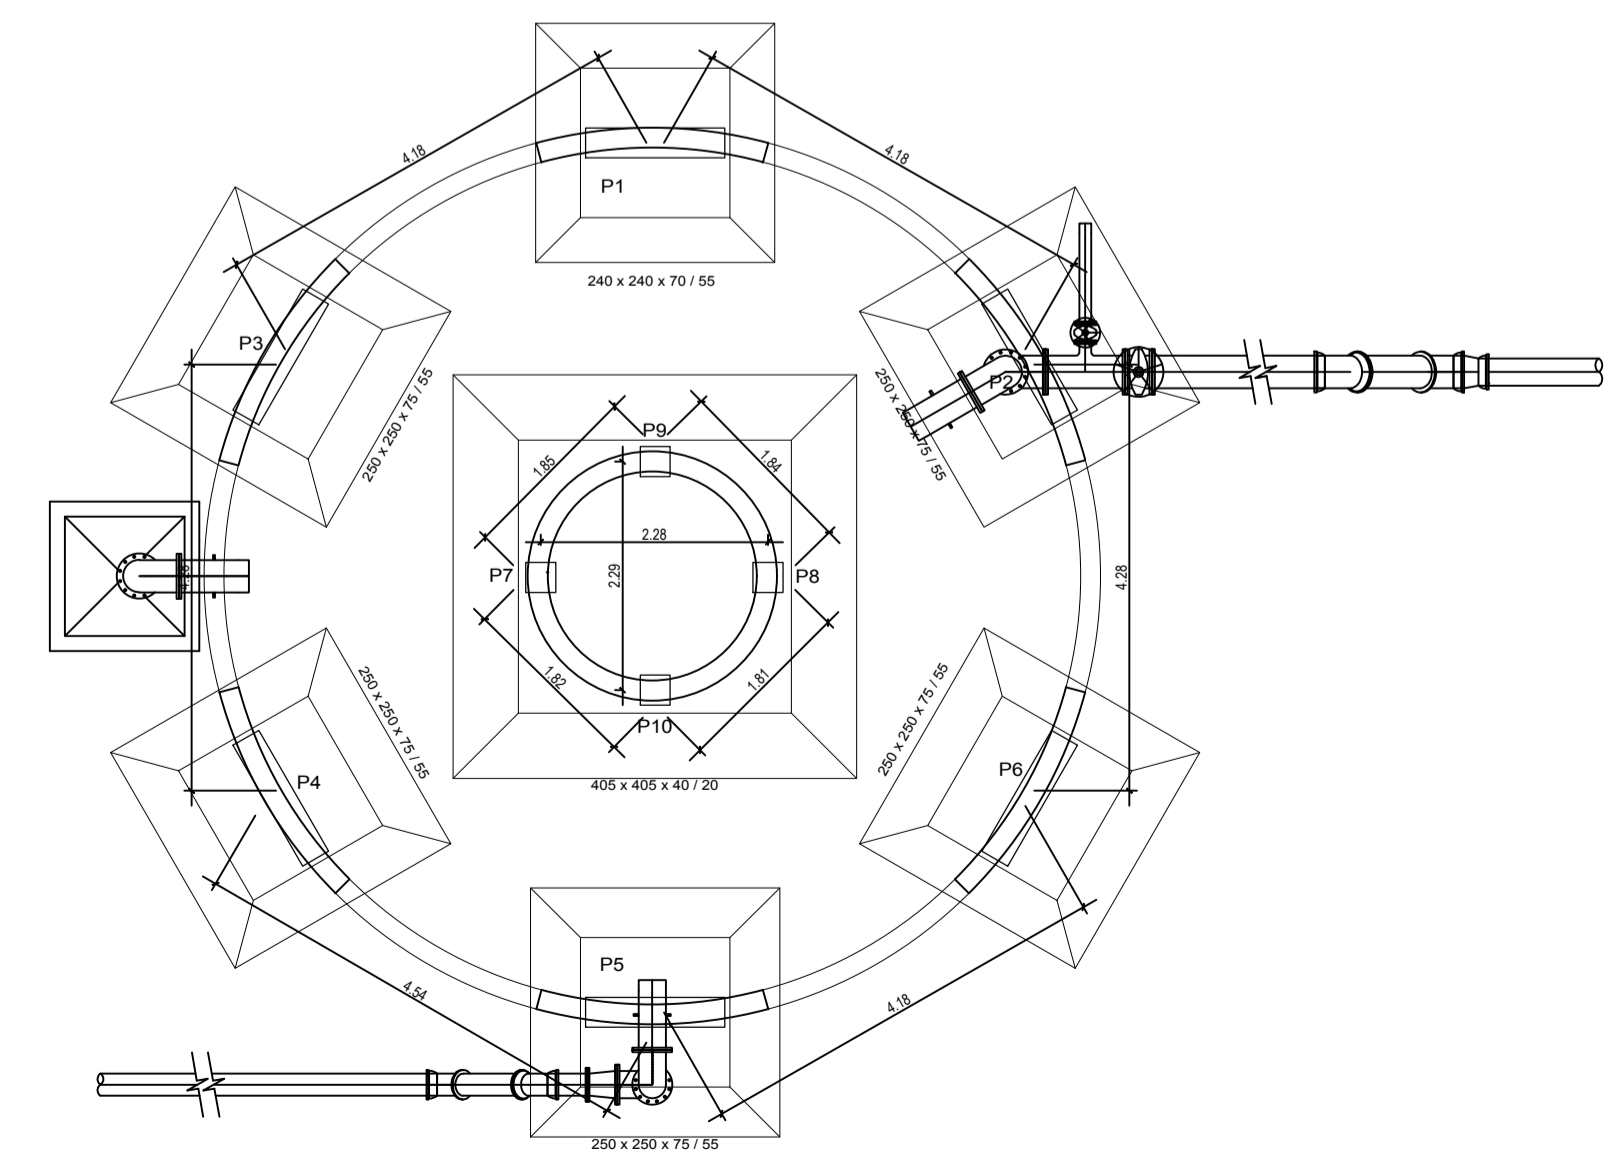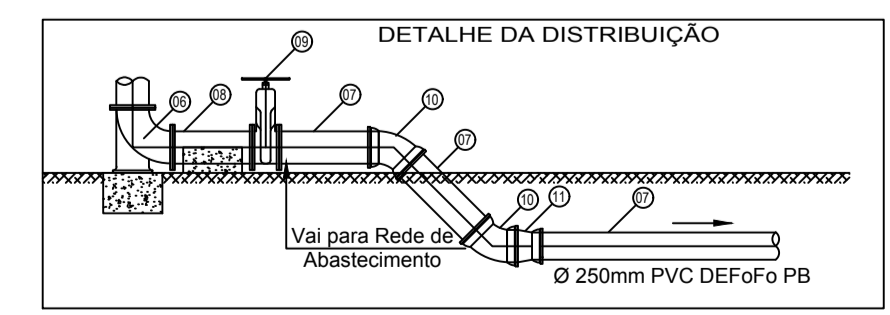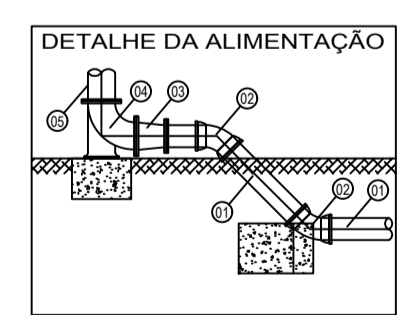

PLANTA DE FUNDAÇÃO
ESC: 1/50

ITEM	REVISÃO (CONTEÚDO)	RESPONSÁVEL	DATA


PREFEITURA MUNICIPAL DE ULIANÓPOLIS/PA
 PROJETO: SISTEMA DE ABASTECIMENTO DE ÁGUA
 LOCAL: CIDADE DE ULIANÓPOLIS
 CONTEÚDO: RESERVATÓRIO ELEVADO V=300m³ - BARRIO GIACOMO ULIANA - PLANTAS, VISTAS E DETALHES
 ESCALA: 1/50
 DATA DE ELABORAÇÃO: 10/05/2019
 RESPONSÁVEL TÉCNICO: THIAGO RIBEIRO
 EMPRESA/PROJETA: LCPA 150600070